



PLANTA BAIXA
 ESC.: _____ 1/50

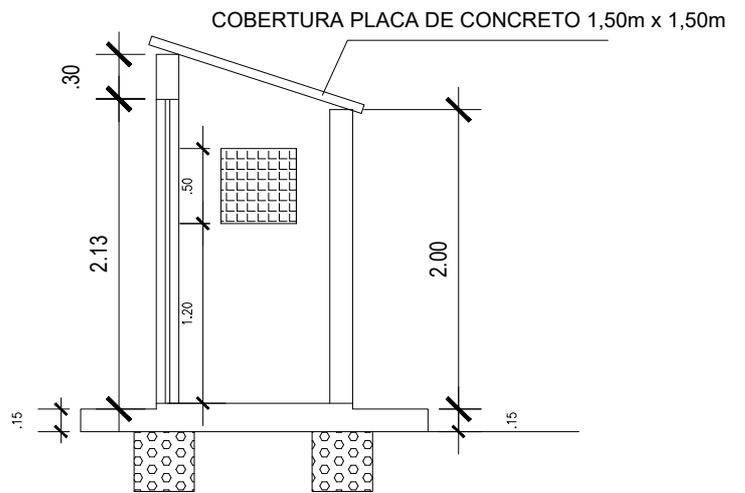

CORTE B - B'
 ESC.: _____ 1/50

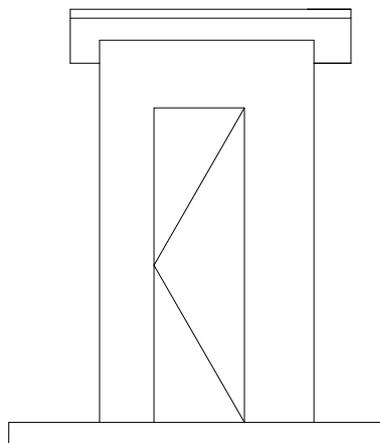

CORTE A - A'
 ESC.: _____ 1/50

CLIENTE: PREFEITURA MUNICIPAL DE SÃO MIGUEL DA BAIXA GRANDE				
PROJETO: AMPLIAÇÃO DE UM CAMPO DE FUTEBOL			LOCALIDADE:	
DESENHO: CASA DE COMANDO 1,69m2 PLANTA BAIXA E CORTES			ESCALA: 1/50	
DATA: OUTUBRO/2018	DESENHO/CAD: -	DADOS DE CAMPO:	FORMATO: A4	PRANCHA Nº: 01/01